
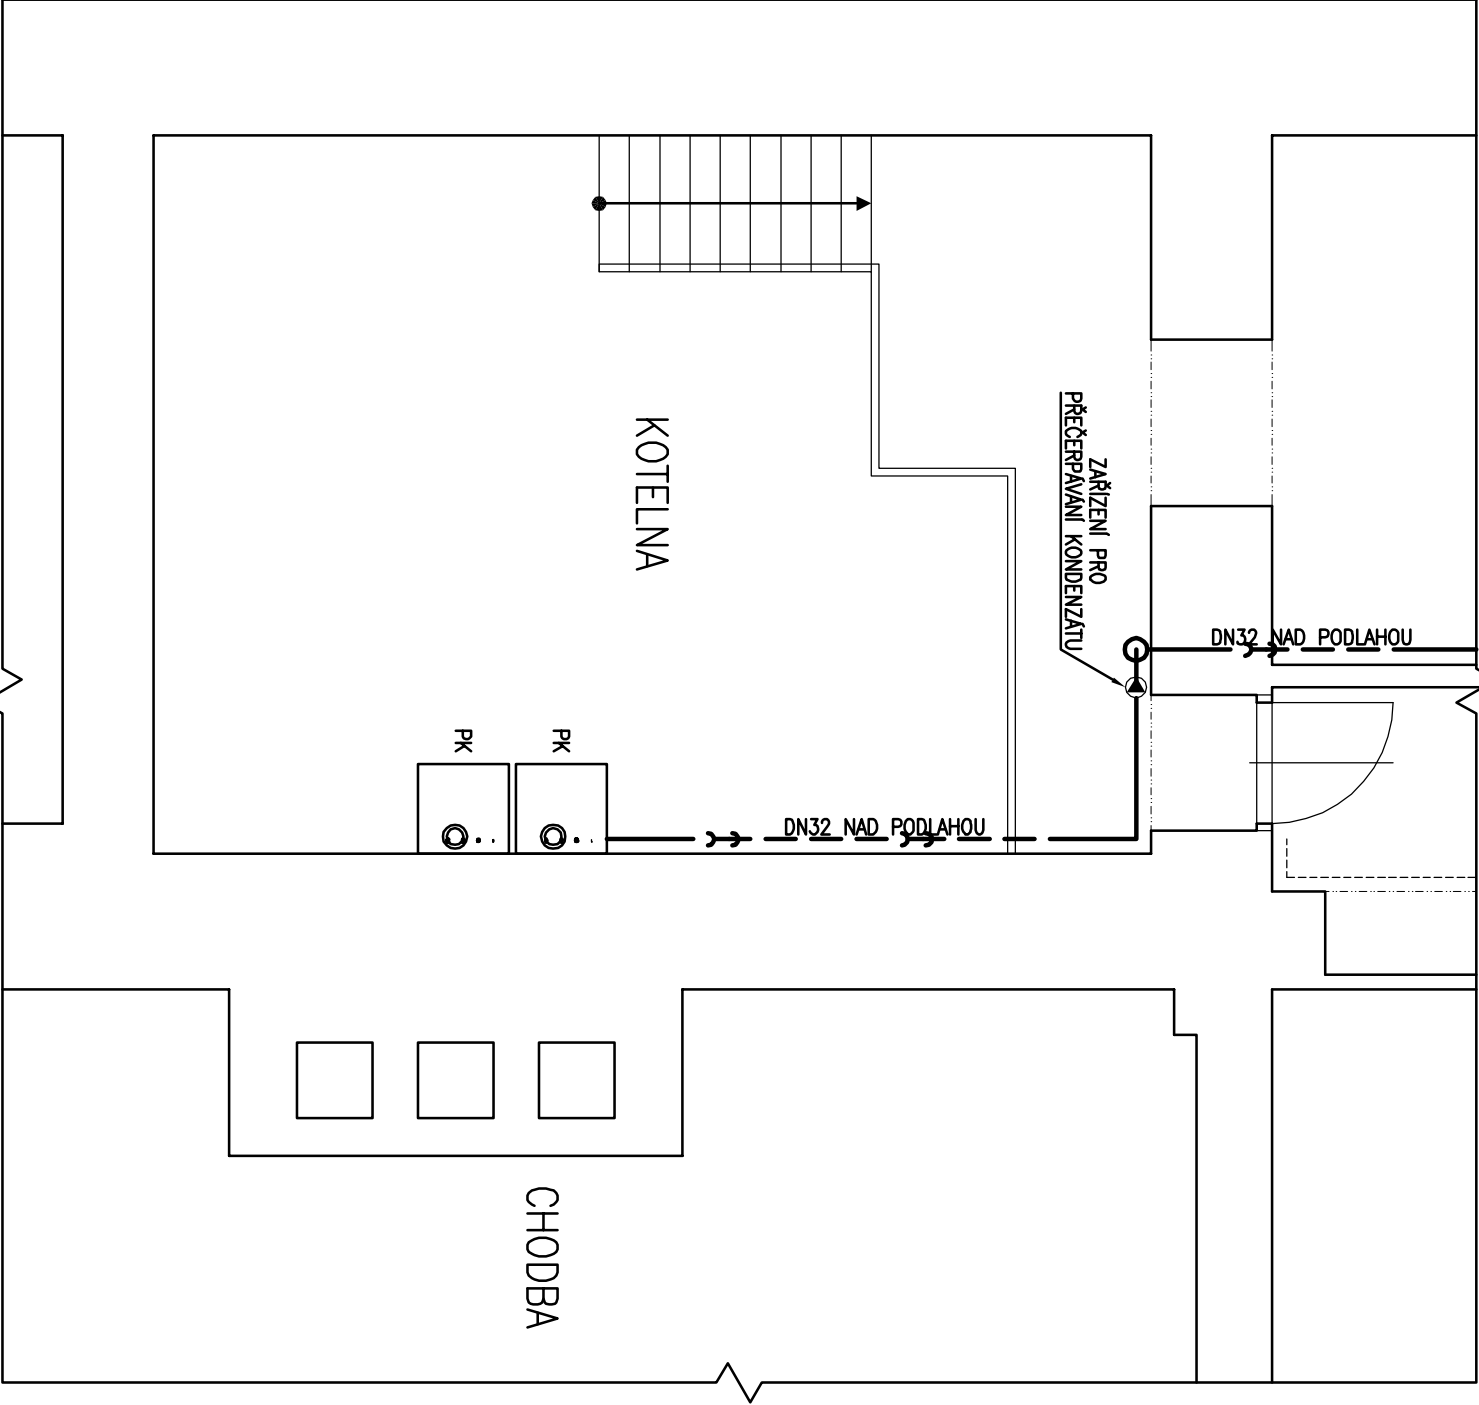


ODVOD KONDENZÁTU – PŮDORYS

PŮDORYS ODVODU KONDENZÁTU 1 : 100

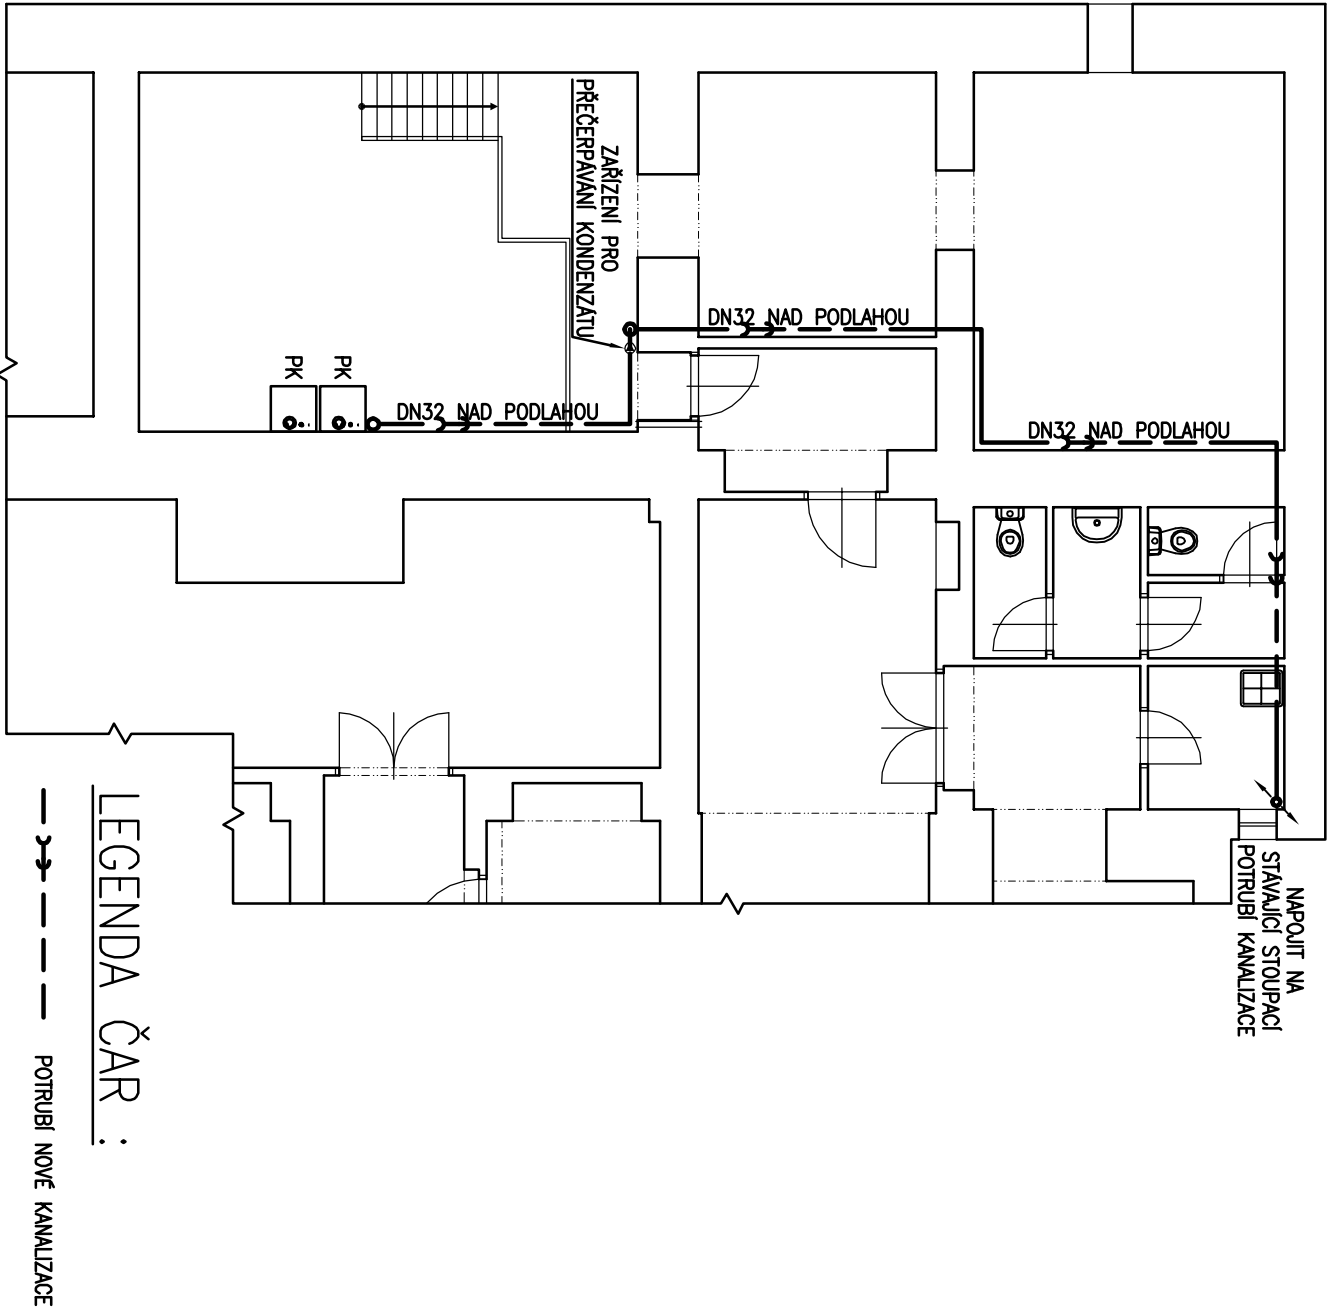

Karel Matoušek, Josefa Hory 1858/12, 415 01 Teplice			
Vyracoval : Karel Matoušek		Odpovědný projektant : Karel Matoušek	
IČO		Datum : 06/2024	
402 35 564		Měřítko : 1 : 50 (1:100)	
Část : ODVOD KONDENZÁTU		Formát : 2xA4	
Obsch : PŮDORYS		Stupeň: ZDS	
Objednatel : Město Louny, Mírové náměstí 35, 440 01 Louny			Číslo výkresu : 6