


VYTÁPĚCÍ ZAŘÍZENÍ – PŮDORYS

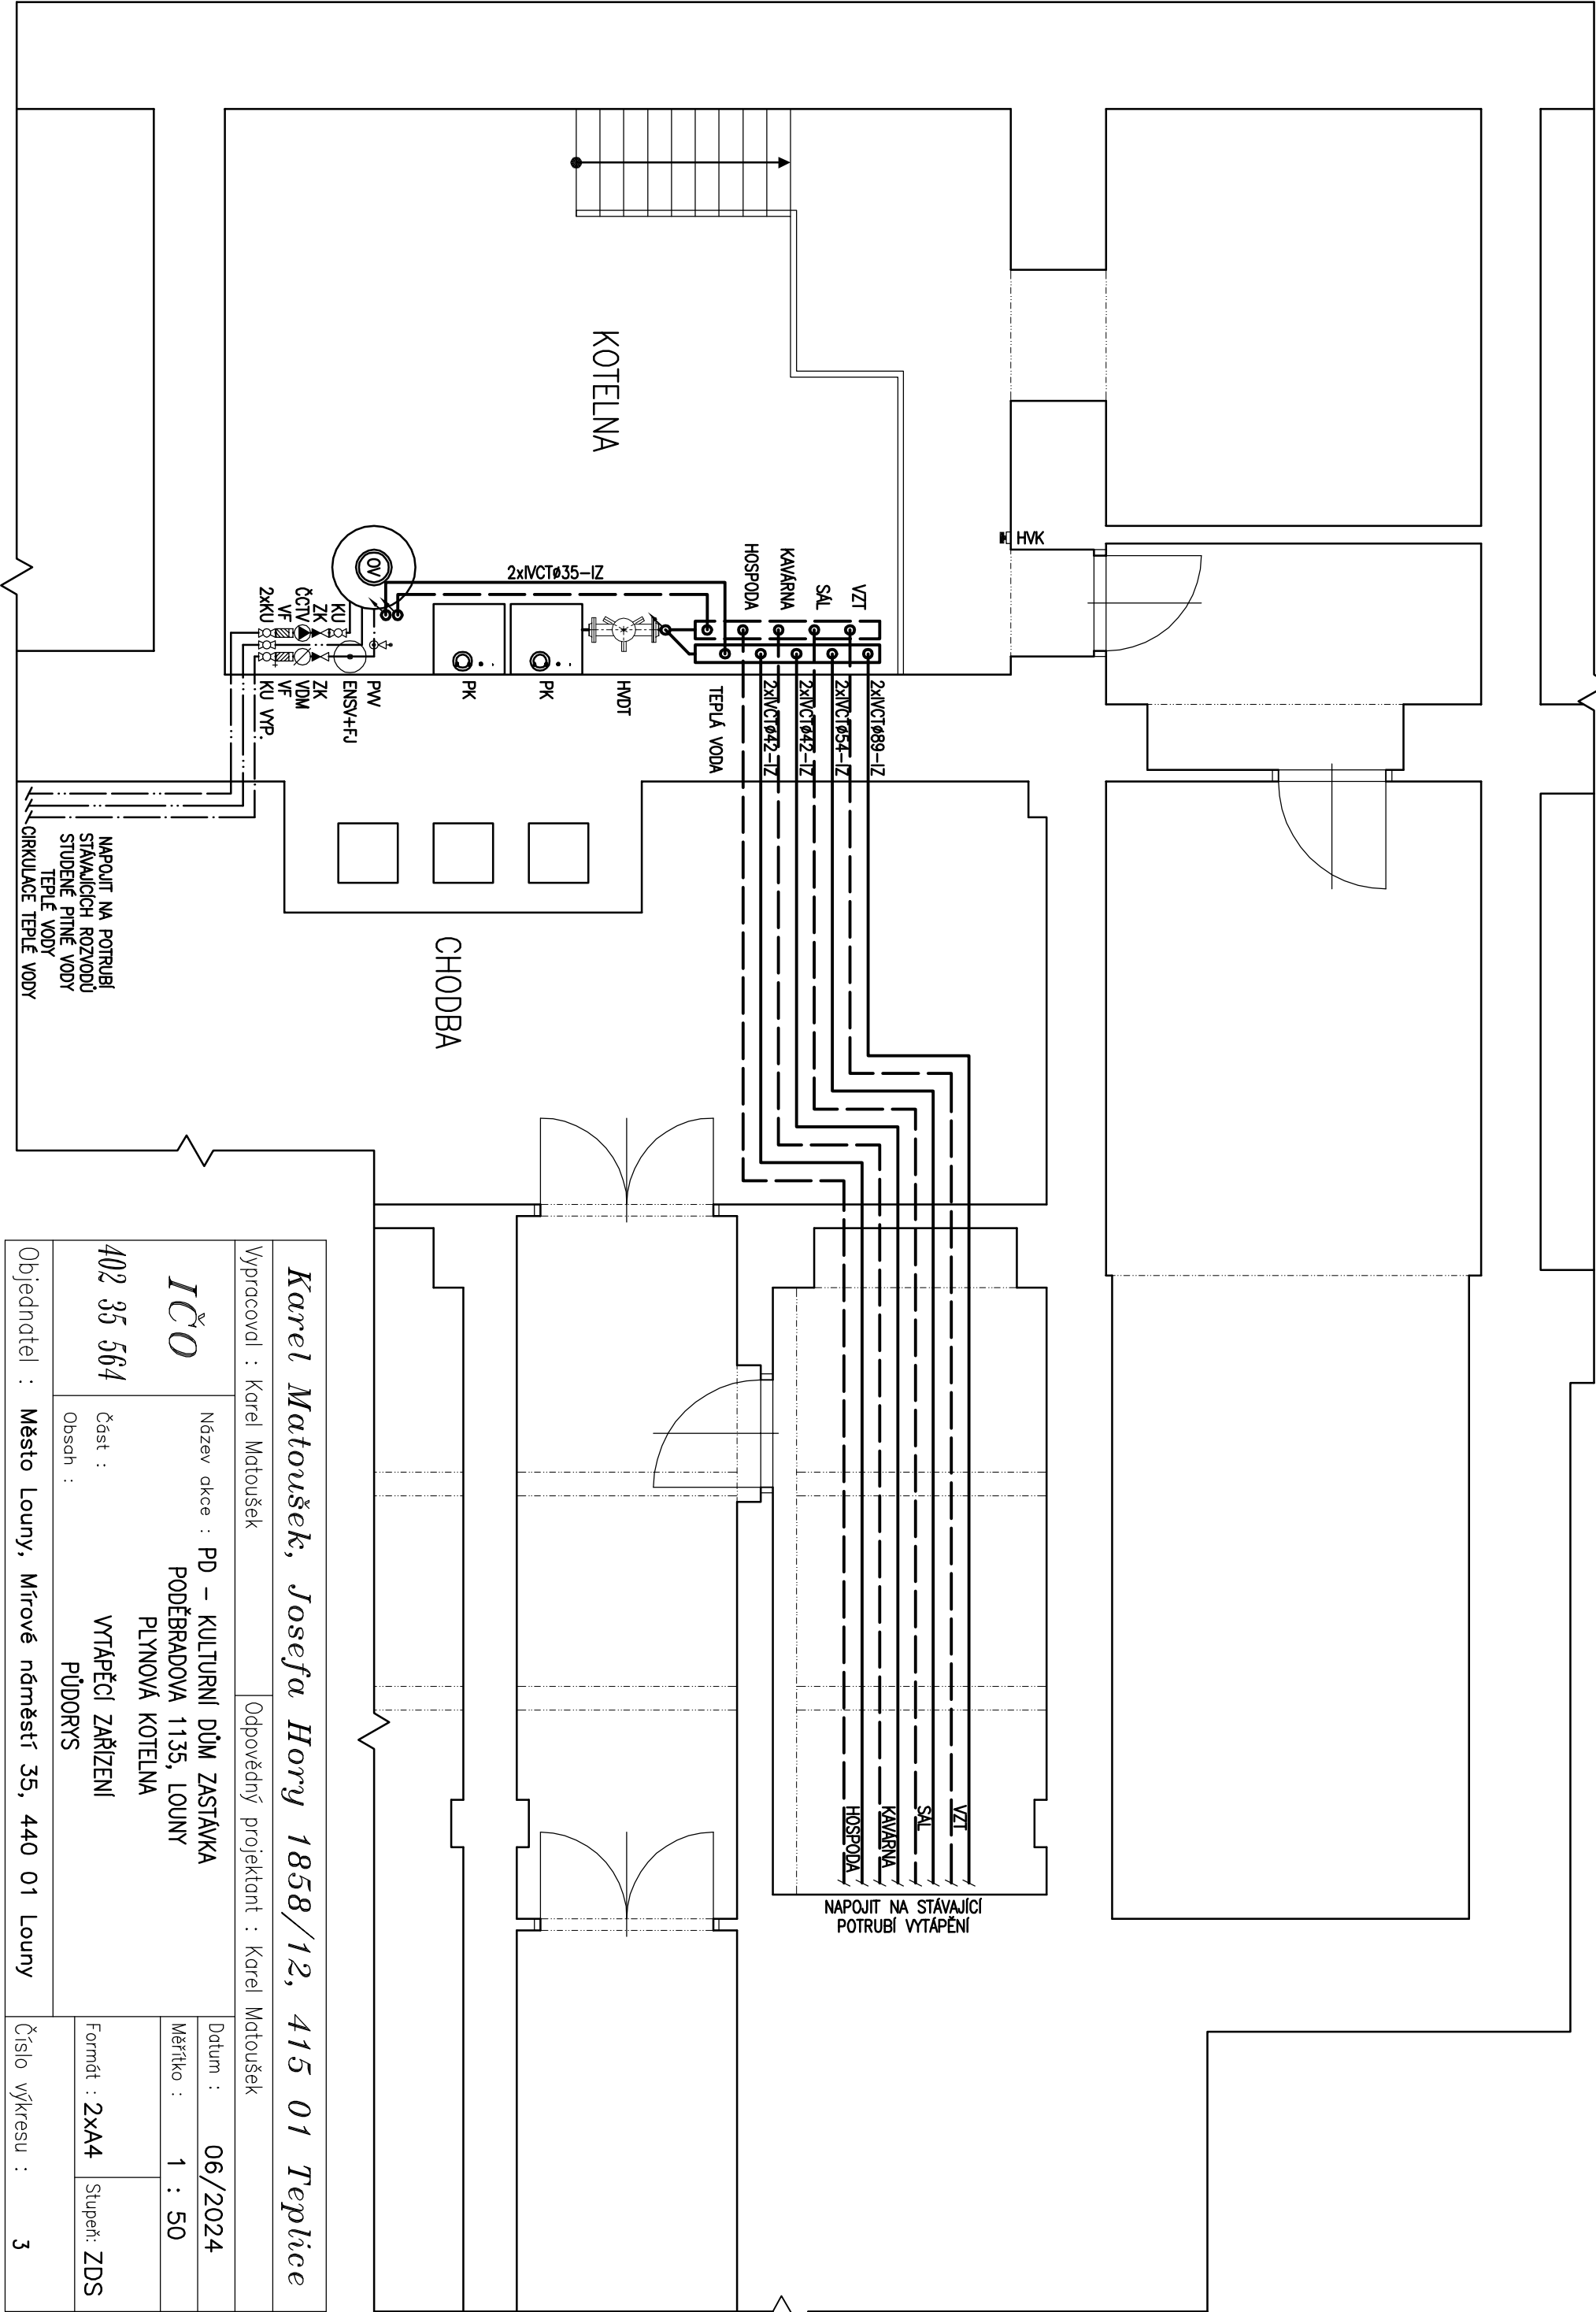

Karel Matoušek, Josefa Hory 1858/12, 415 01 Teplice			
Vyracoval : Karel Matoušek		Odpovědný projektant : Karel Matoušek	
IČO		Název akce : PD – KULTURNÍ DŮM ZASTÁVKA	
402 35 564		PODĚBRADOVA 1135, LOUNY	
Část : Obsch :		PLYNOVÁ KOTELNA	
		VYTÁPĚCÍ ZAŘÍZENÍ	
		PŮDORYS	
Objednatel : Město Louny, Mírové náměstí 35, 440 01 Louny		Datum : 06/2024	
		Měřítko : 1 : 50	
		Formát : 2xA4	Stupeň: ZDS
		Číslo výkresu : 3	