








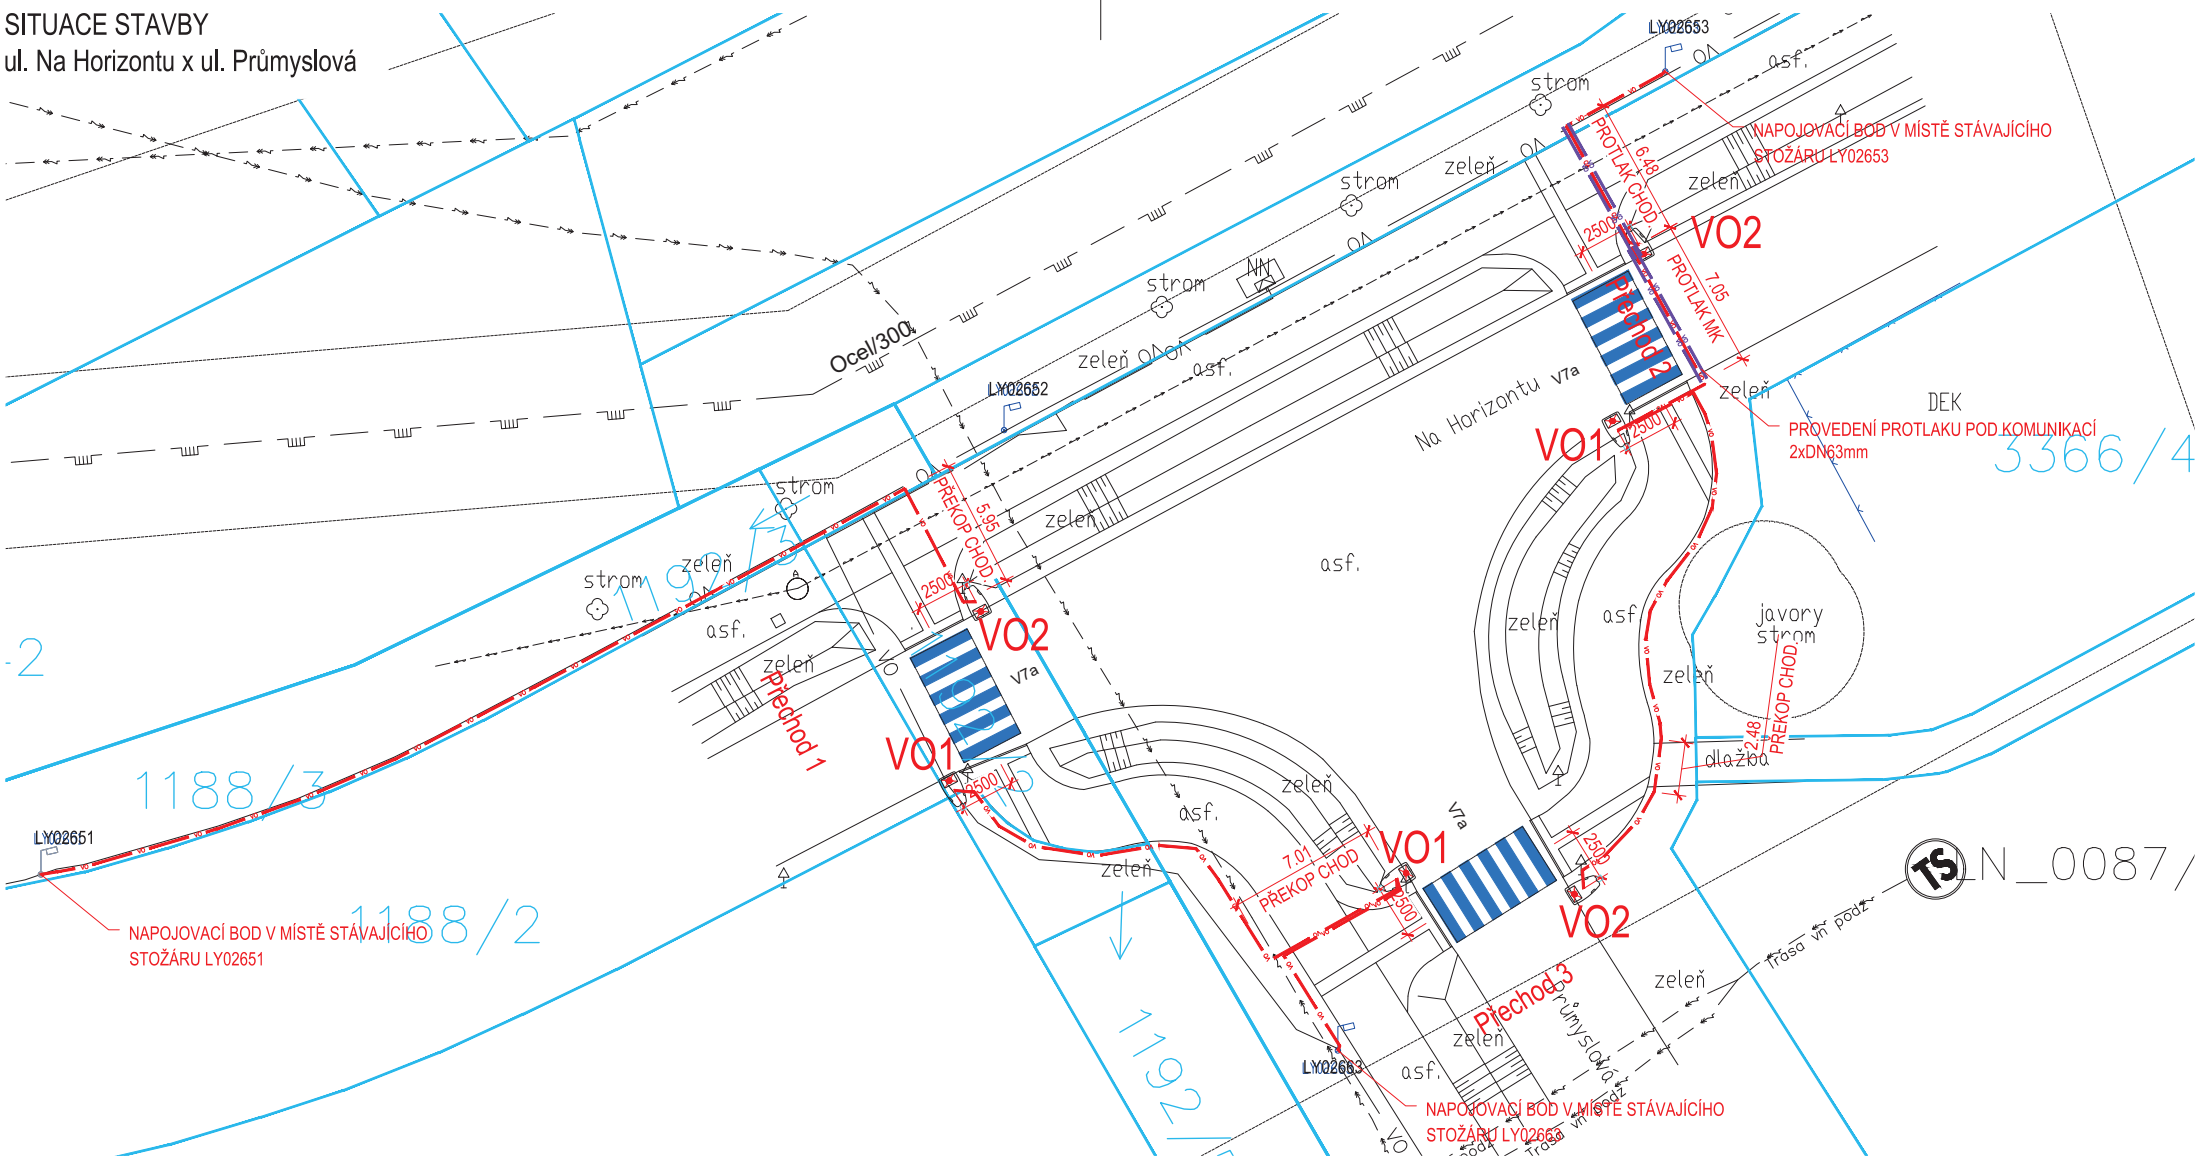


SITUACE STAVBY  
ul. Na Horizontu x ul. Průmyslová



LEGENDA ZAMĚŘENÍ:




- |   |                                |
|---|--------------------------------|
|  | katastr nemovitostí            |
|  | zpevněná plocha, obruba, žlab, |
|   | rozhraní ploch, stavby         |
|  | ploty                          |
|  | povrchové inženýrské znaky     |
|  | UV                             |
|  | strom bez rozlišení            |
|  | sloup                          |
|  | dopravní značení               |
|  | veřejné osvětlení              |

LEGENDA SÍTĚ:

- LEGENDA SYM:
- |       |                |
|-------|----------------|
| — ( — | SÍTĚ SDĚLOVACÍ |
| — ↗ — | NN             |
| — ↘ — | VN             |
| — ⌋ — | PLYN STL       |
| — ⌋ — | KANALIZACE     |
| — ∞ — | VEŘEJNÉ OSV.   |
| — ⌋ — | VODOVOD        |

POZNÁMKY:  
1) Inženýrské sítě jsou zakresleny orientačně

LEGENDA:

- |   |   |   |
|---|---|---|
| <b>LEDENÍ:</b>  |   | NOVÉ VEDENÍ VEŘEJNÉHO OSVĚTLENÍ CYKY-J 4x10 + FeZn10  |
|  |   | CHRÁNIČKA DN63mm  |
| VO1   |  | LED svítidlo AMPERA EVO 1 LEDs 350mA NW740 Flat glass 5369 ZR, BL504742, 21,8W, pravá optika<br>osazeno na stožáru 6,0m bez výložníku, náklon svítidla 5° |
| VO2   |  | LED svítidlo AMPERA EVO 1 LEDs 350mA NW740 Flat glass 5369 ZR, BL504742, 21,8W, levá optika<br>osazeno na stožáru 6,0m bez výložníku, náklon svítidla 5°  |

## DOPRAVNÍ ZNAČENÍ

V7

### VODOROVNÉ DZ

## D.1

SOUŘADNICOVÝ S-JTSK, VÝŠKOVÝ SYSTÉM Bpv

Investor:		Město Louny Mírové náměstí 35 440 01 Louny IČ: 00265209		Stavba: Ul. Na Horizontu a ul. Průmyslová, V.O. DSP a RDS, nasvícení 5ks přechodů pro chodce		Projektant: Ing. Matuš Malák Vyrpracoval: Ing. Matuš Malák	
Kraj: Ústecký	Obec: Louny	SO/IO/PS: ..		Schválil: Ing. Ondřej Kaplan			
Datum vydání: 10/23		Stupeň: DUR+DSP		Název přílohy: <b>SITUACE STAVBY</b>		Č. zakázky: 23.10.03	
Hlavní projektant:  IMARI spol. s r.o. Herdovská 935, 198 00 Praha imariprojekt@seznam.cz				Form. A4: 2x A4		Měřítko: 1:500	
				Paré č.:		Část: <b>D.1.1</b>	Příloha č.: <b>2</b>