


VYTÁPĚČÍ ZAŘÍZENÍ – PŮDORYS

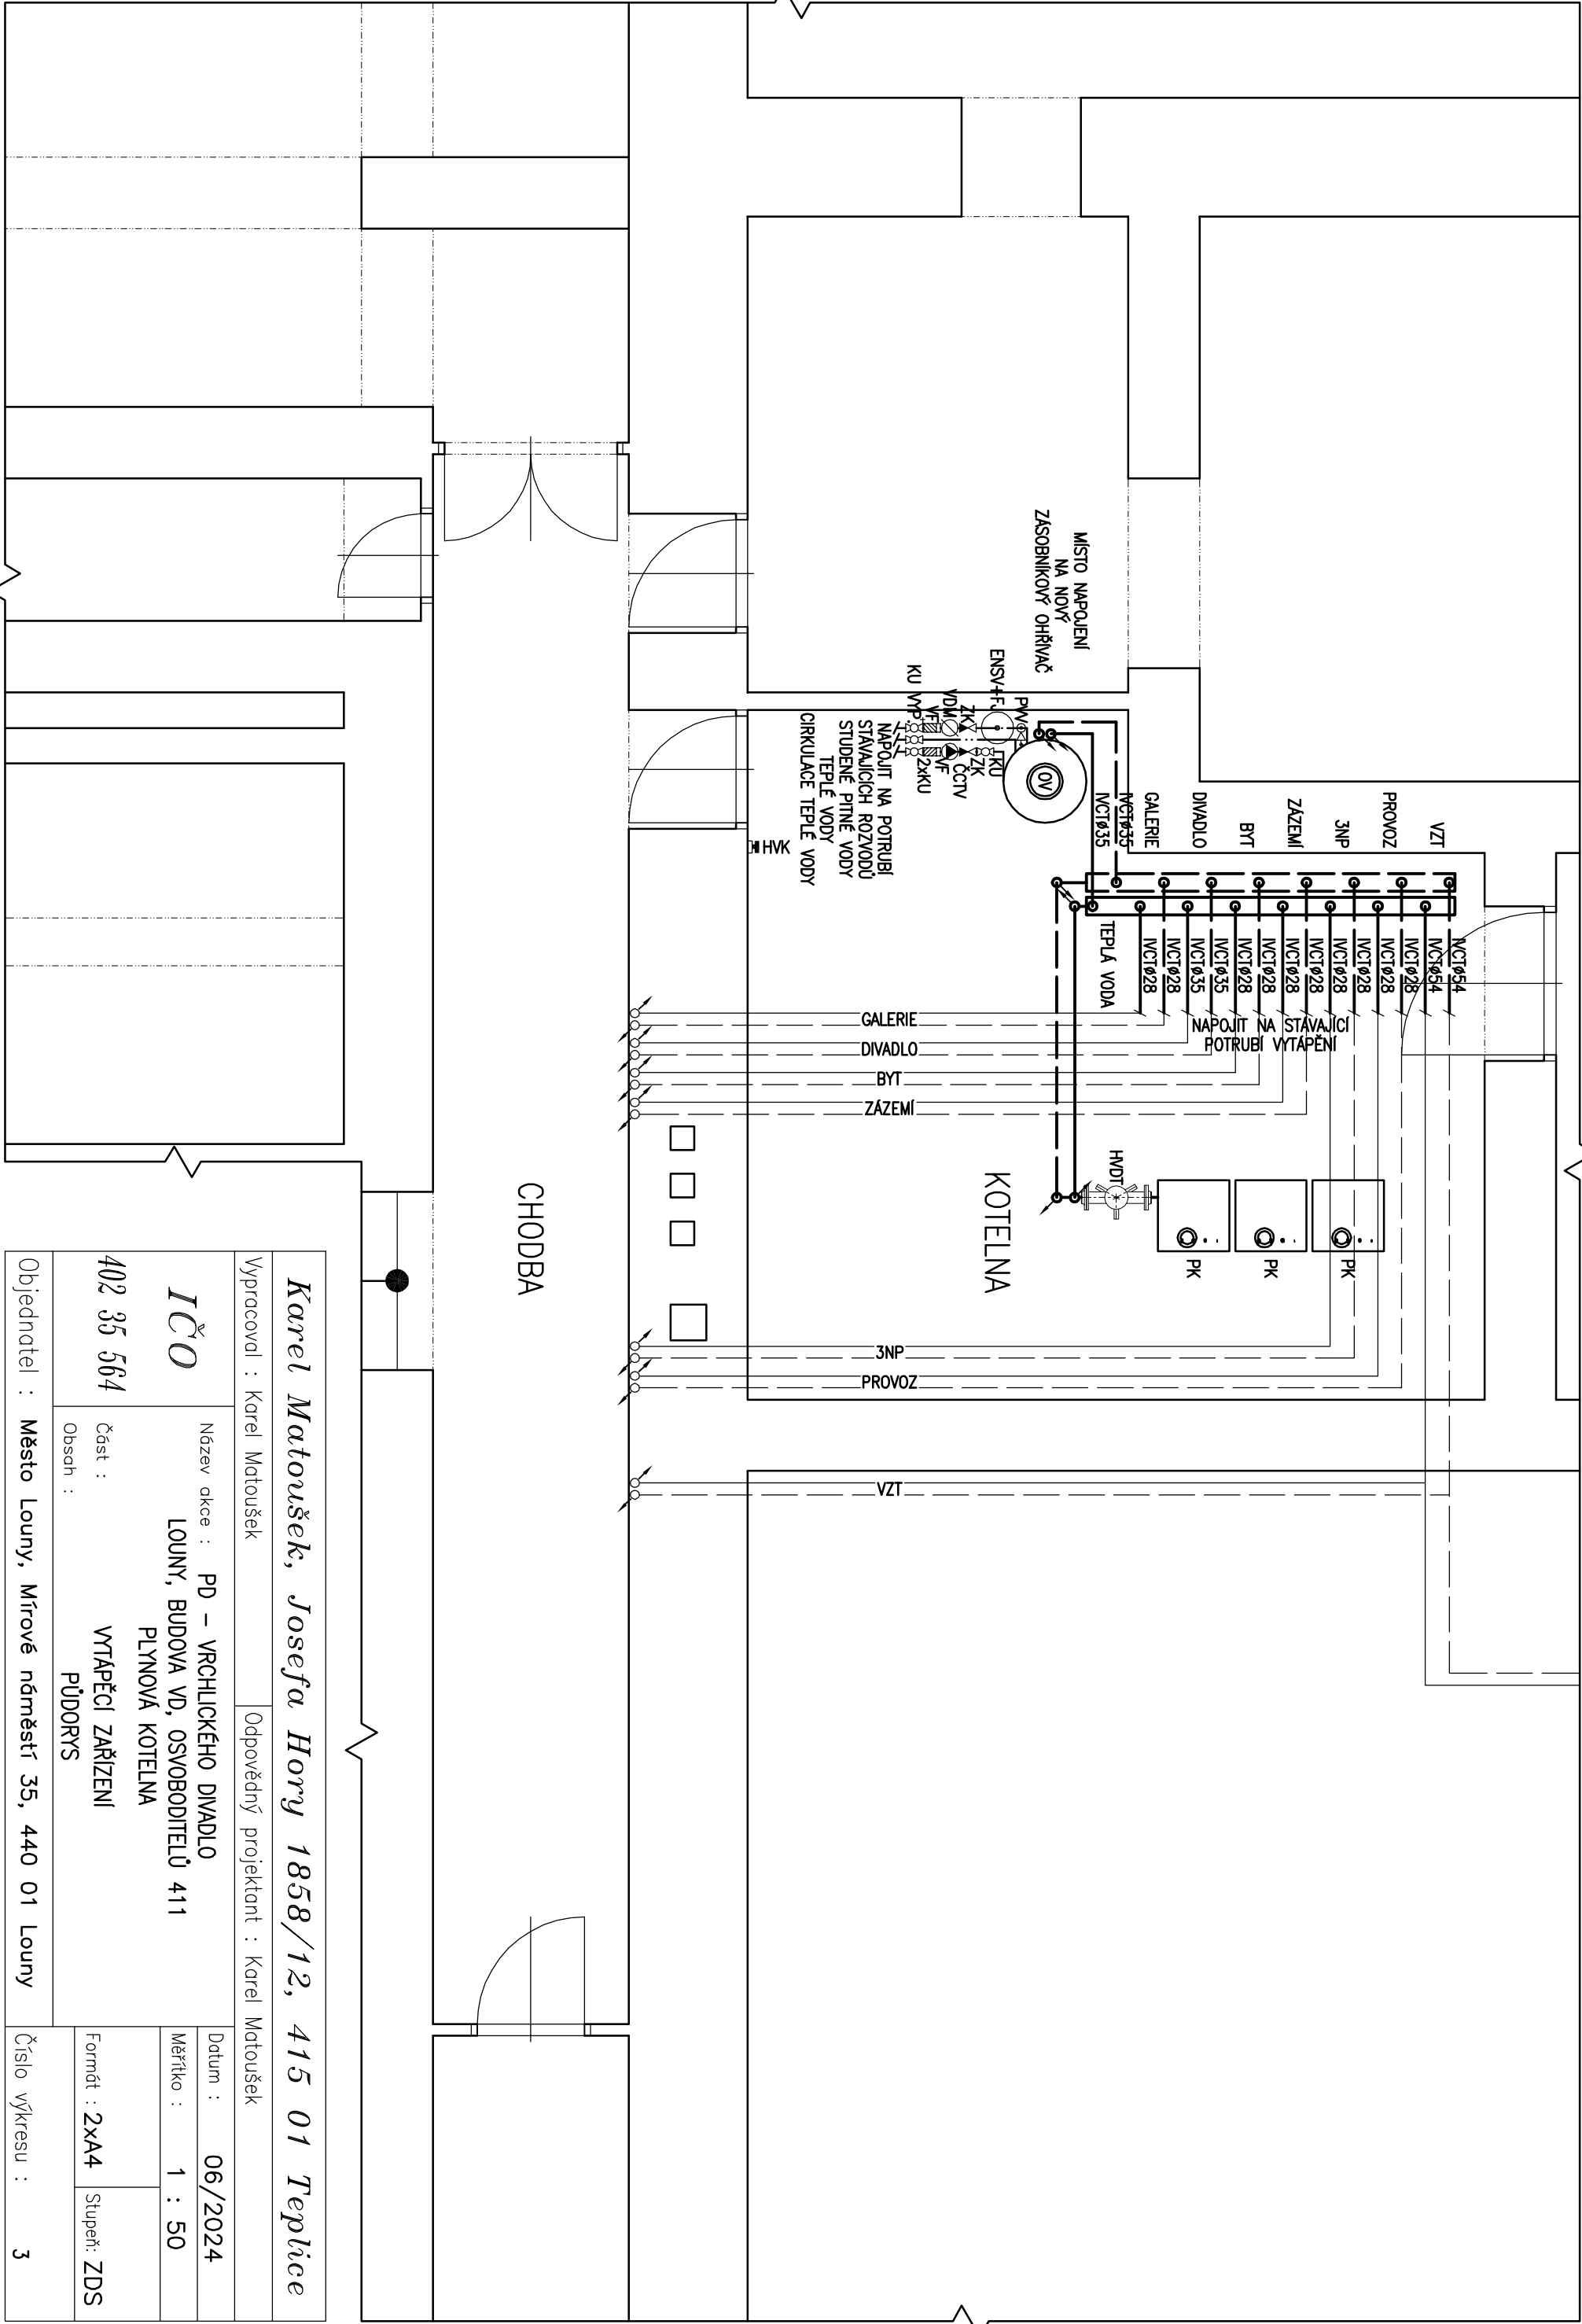

Karel Matoušek, Josefa Hory 1858/12, 415 01 Teplice			
Vyraboval : Karel Matoušek		Odpovědný projektant : Karel Matoušek	
IČO		Název akce : PD – VRCHLICKÉHO DIVADLO	
402 35 564		LOUNY, BUDOVA VD, OSVOBODITELŮ 411	
		PLYNOVÁ KOTELNA	
		VYTÁPĚČÍ ZAŘÍZENÍ	
		PŮDORYS	
Objednatel : Město Louny, Mírové náměstí 35, 440 01 Louny		Číslo výkresu : 3	
		Datum : 06/2024	
		Měřítko : 1 : 50	
		Formát : 2x A4	
		Stupeň: ZDS	