



ODVOD SPALIN A VĚTRÁNÍ PROSTORU KOTELNY – PŮDORYS A ŘEZ

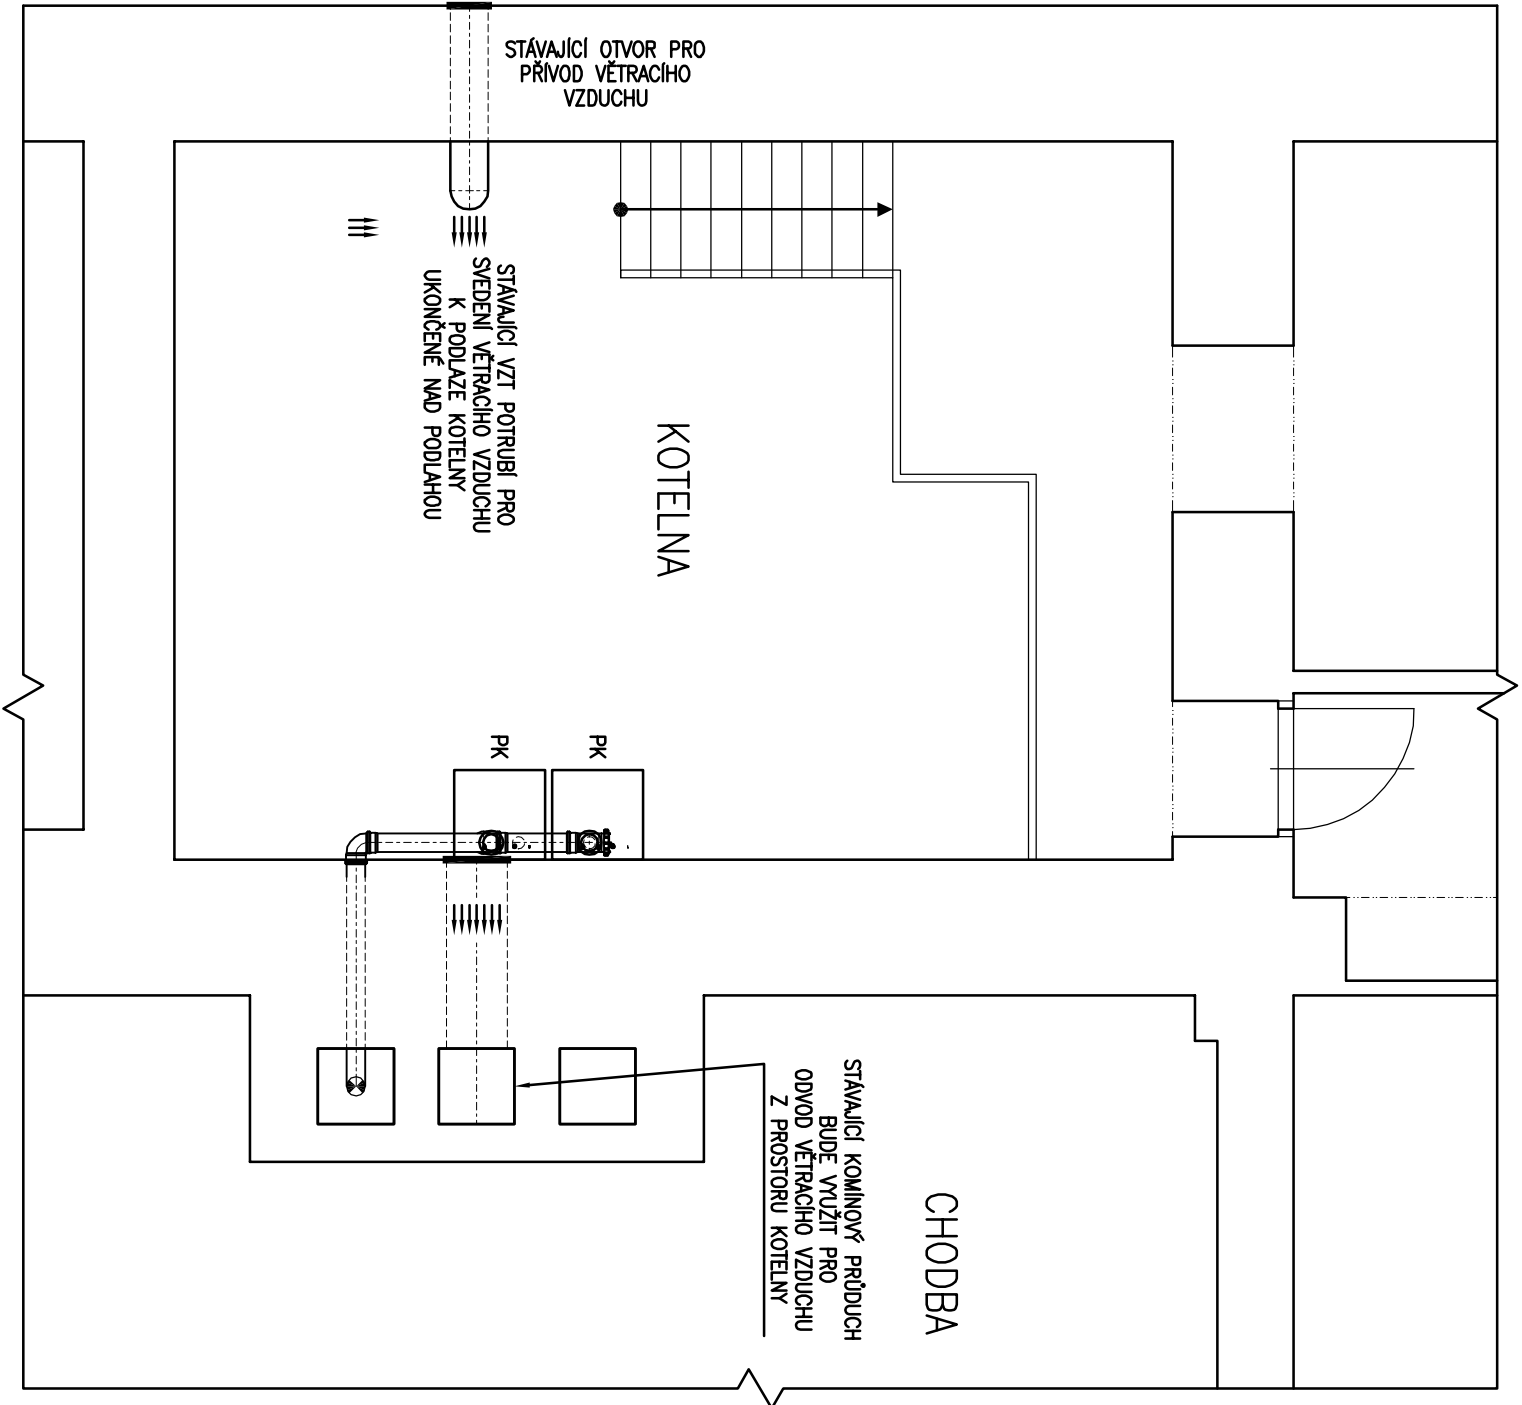

LEGENDA :

PK ZÁVĚSNÝ PLYNOVÝ NEREZOVÝ KONDENZAČNÍ KOTEL 7,2 – 65,0 kW

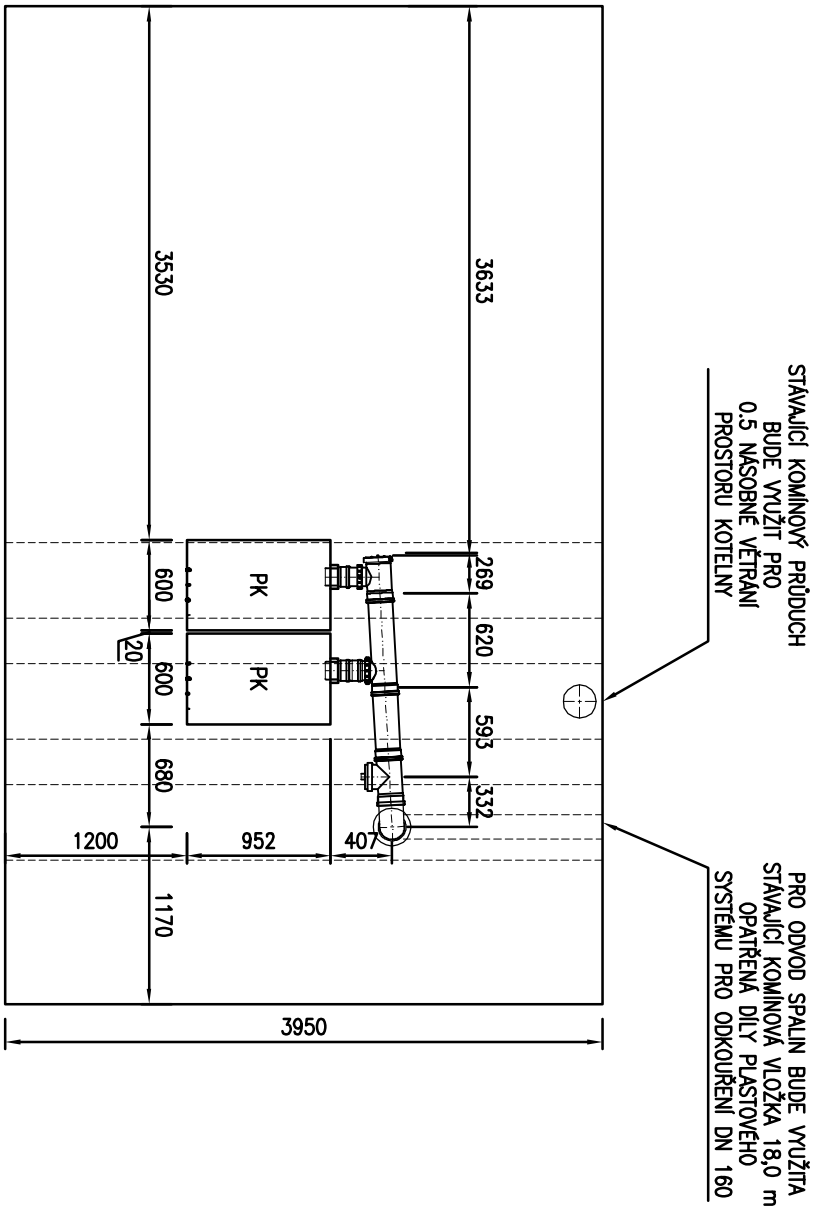

Karel Matoušek, Josefa Hory 1858/12, 415 01 Teplice			
Vyraboval : Karel Matoušek		Odpovědný projektant : Karel Matoušek	
IČO		Datum : 06/2024	
402 35 564		Měřítko : 1 : 50	
Část : ODVOD SPALIN A VĚTRÁNÍ PROSTORU KOTELNY		Formát : 2xA4	
Obsch : PŮDORYS A ŘEZ		Stupeň: ZDS	
Objednatel : Město Louny, Mírové náměstí 35, 440 01 Louny		Číslo výkresu : 5	