
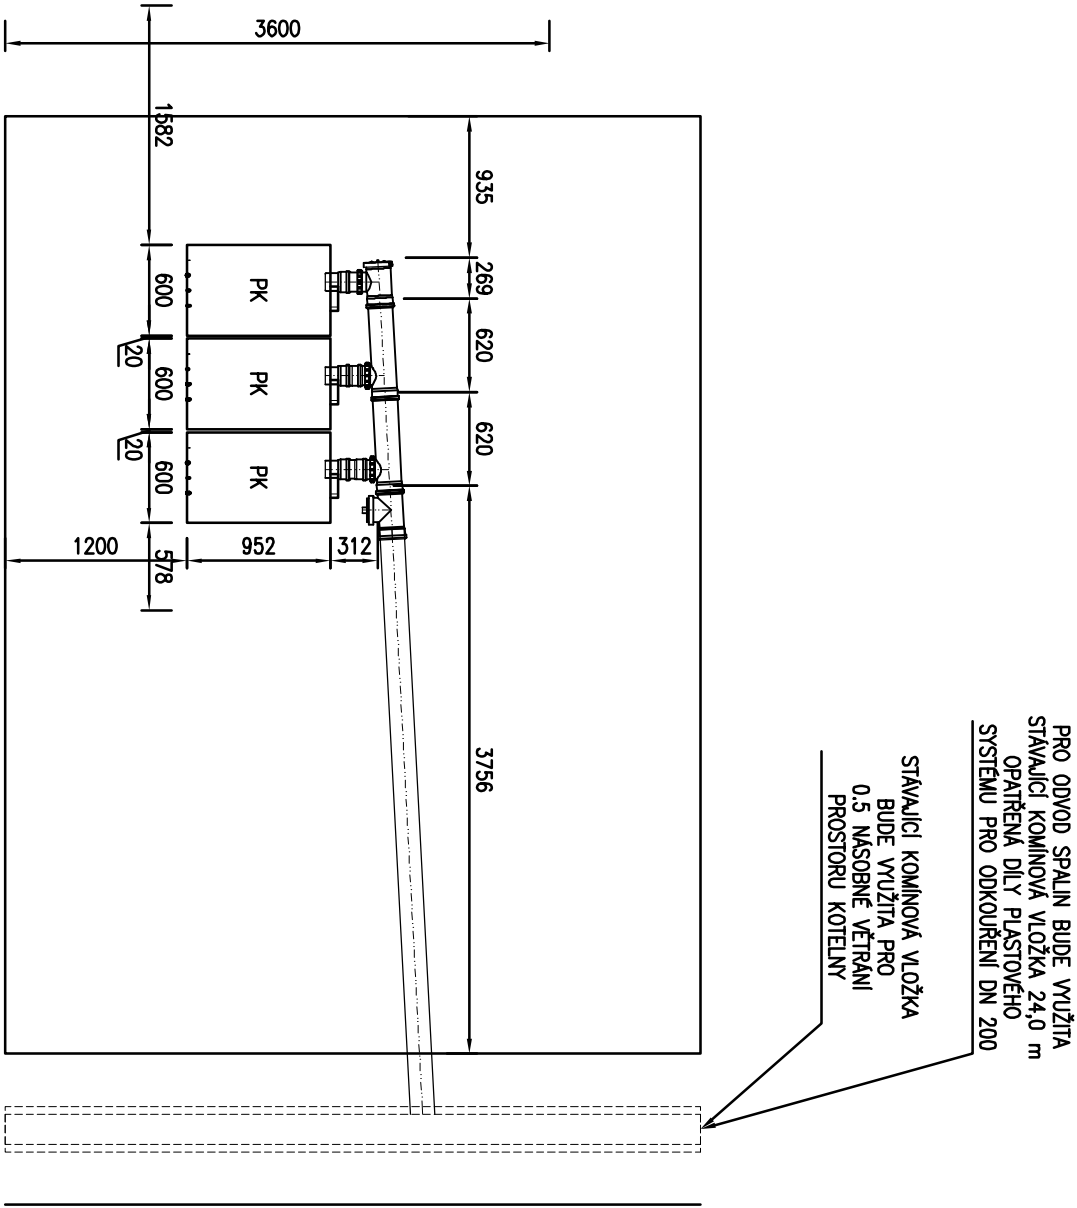


ODVOD SPALIN A VĚTRÁNÍ PROSTORU KOTELNY – PŮDORYS A ŘEZ

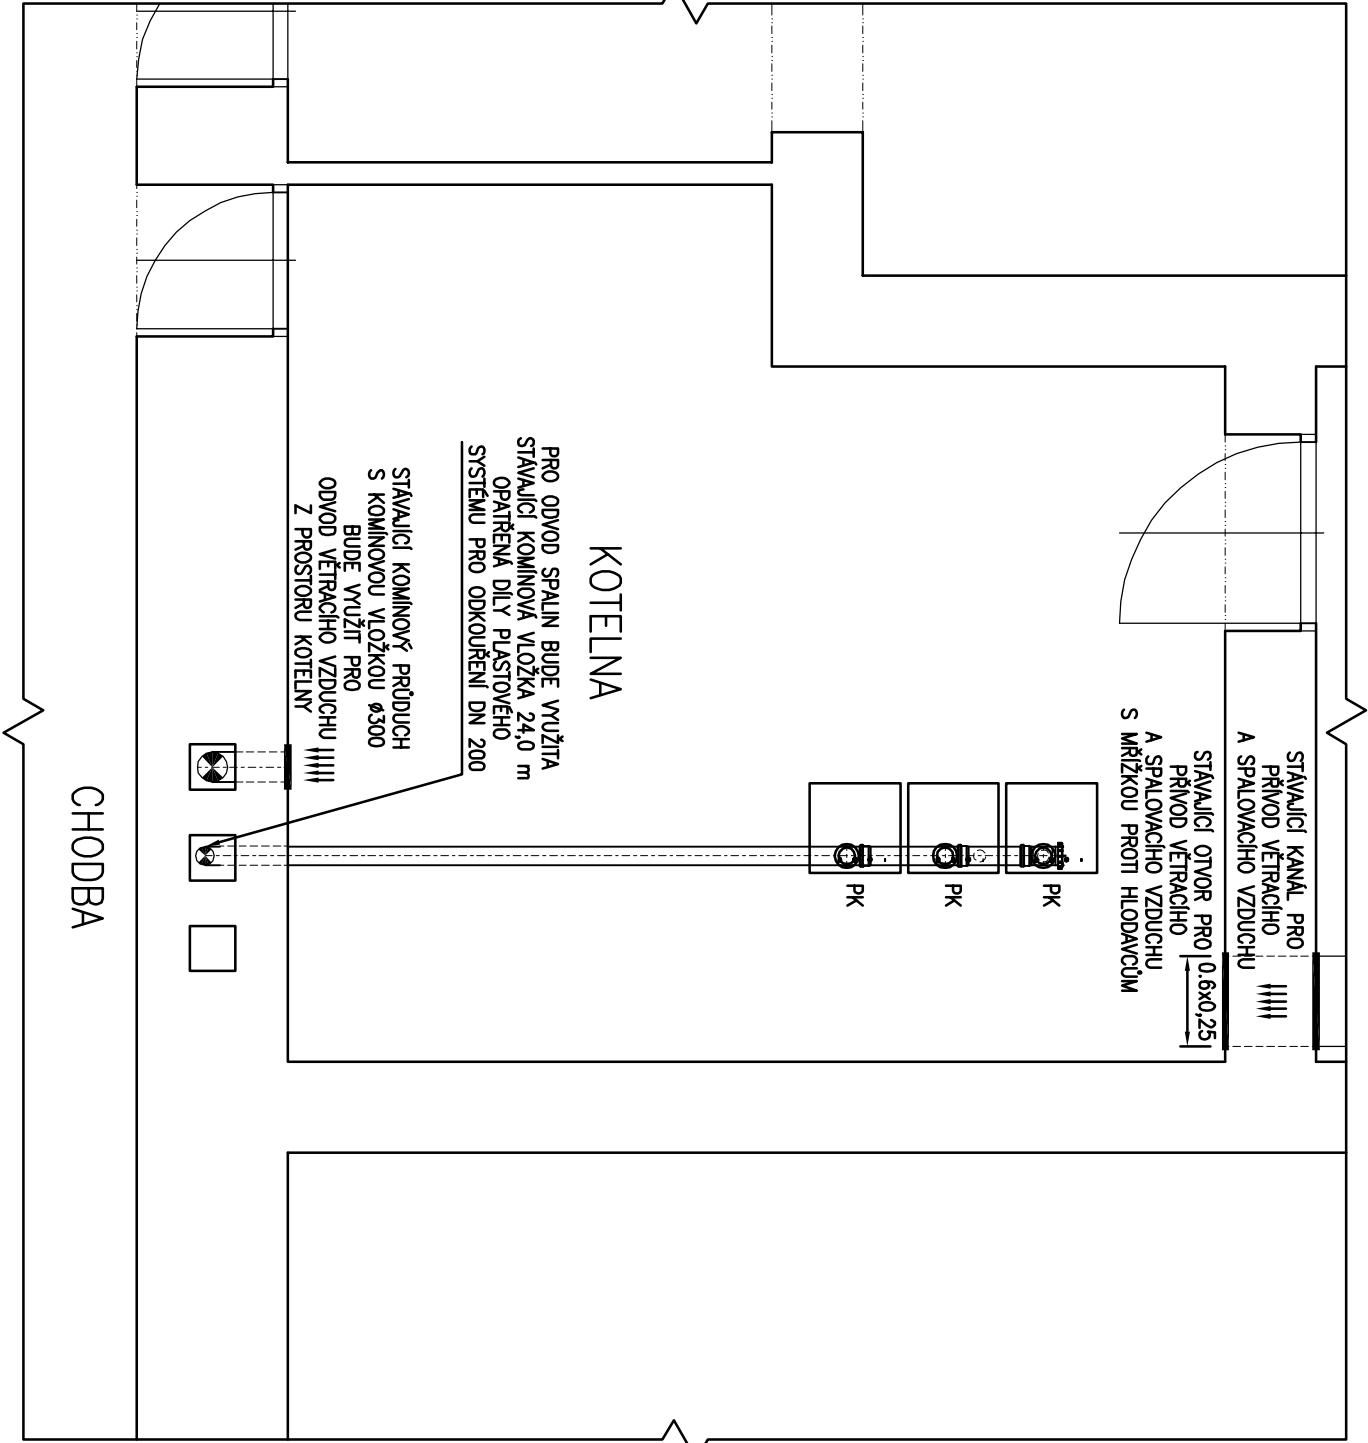

LEGENDA :

PK ZÁVĚSNÝ PLYNOVÝ NEREZOVÝ KONDENZAČNÍ KOTEL 11.4 – 102.0 kW

Karel Matoušek, Josefa Hory 1858/12, 415 01 Teplice				
Vyracoval : Karel Matoušek		Odpovědný projektant : Karel Matoušek		
IČO  402 35 564	Název akce : PD – VRCHLICKÉHO DIVADLO LOUNY, BUDOVA VD, OSVOBODITELŮ 411 PLYNOVÁ KOTELNA		Datum : 06/2024	
	Část : ODVOD SPALIN A VĚTRÁNÍ PROSTORU KOTELNY Obsah : PŮDORYS A ŘEZ		Měřítko : 1 : 50	
			Formát : 2xA4	
			Stupeň: ZDS	
Objednatel : Město Louny, Mírové náměstí 35, 440 01 Louny		Číslo výkresu : 5		