


VĚTRÁNÍ A ODVOD SPALIN – PŮDORYS

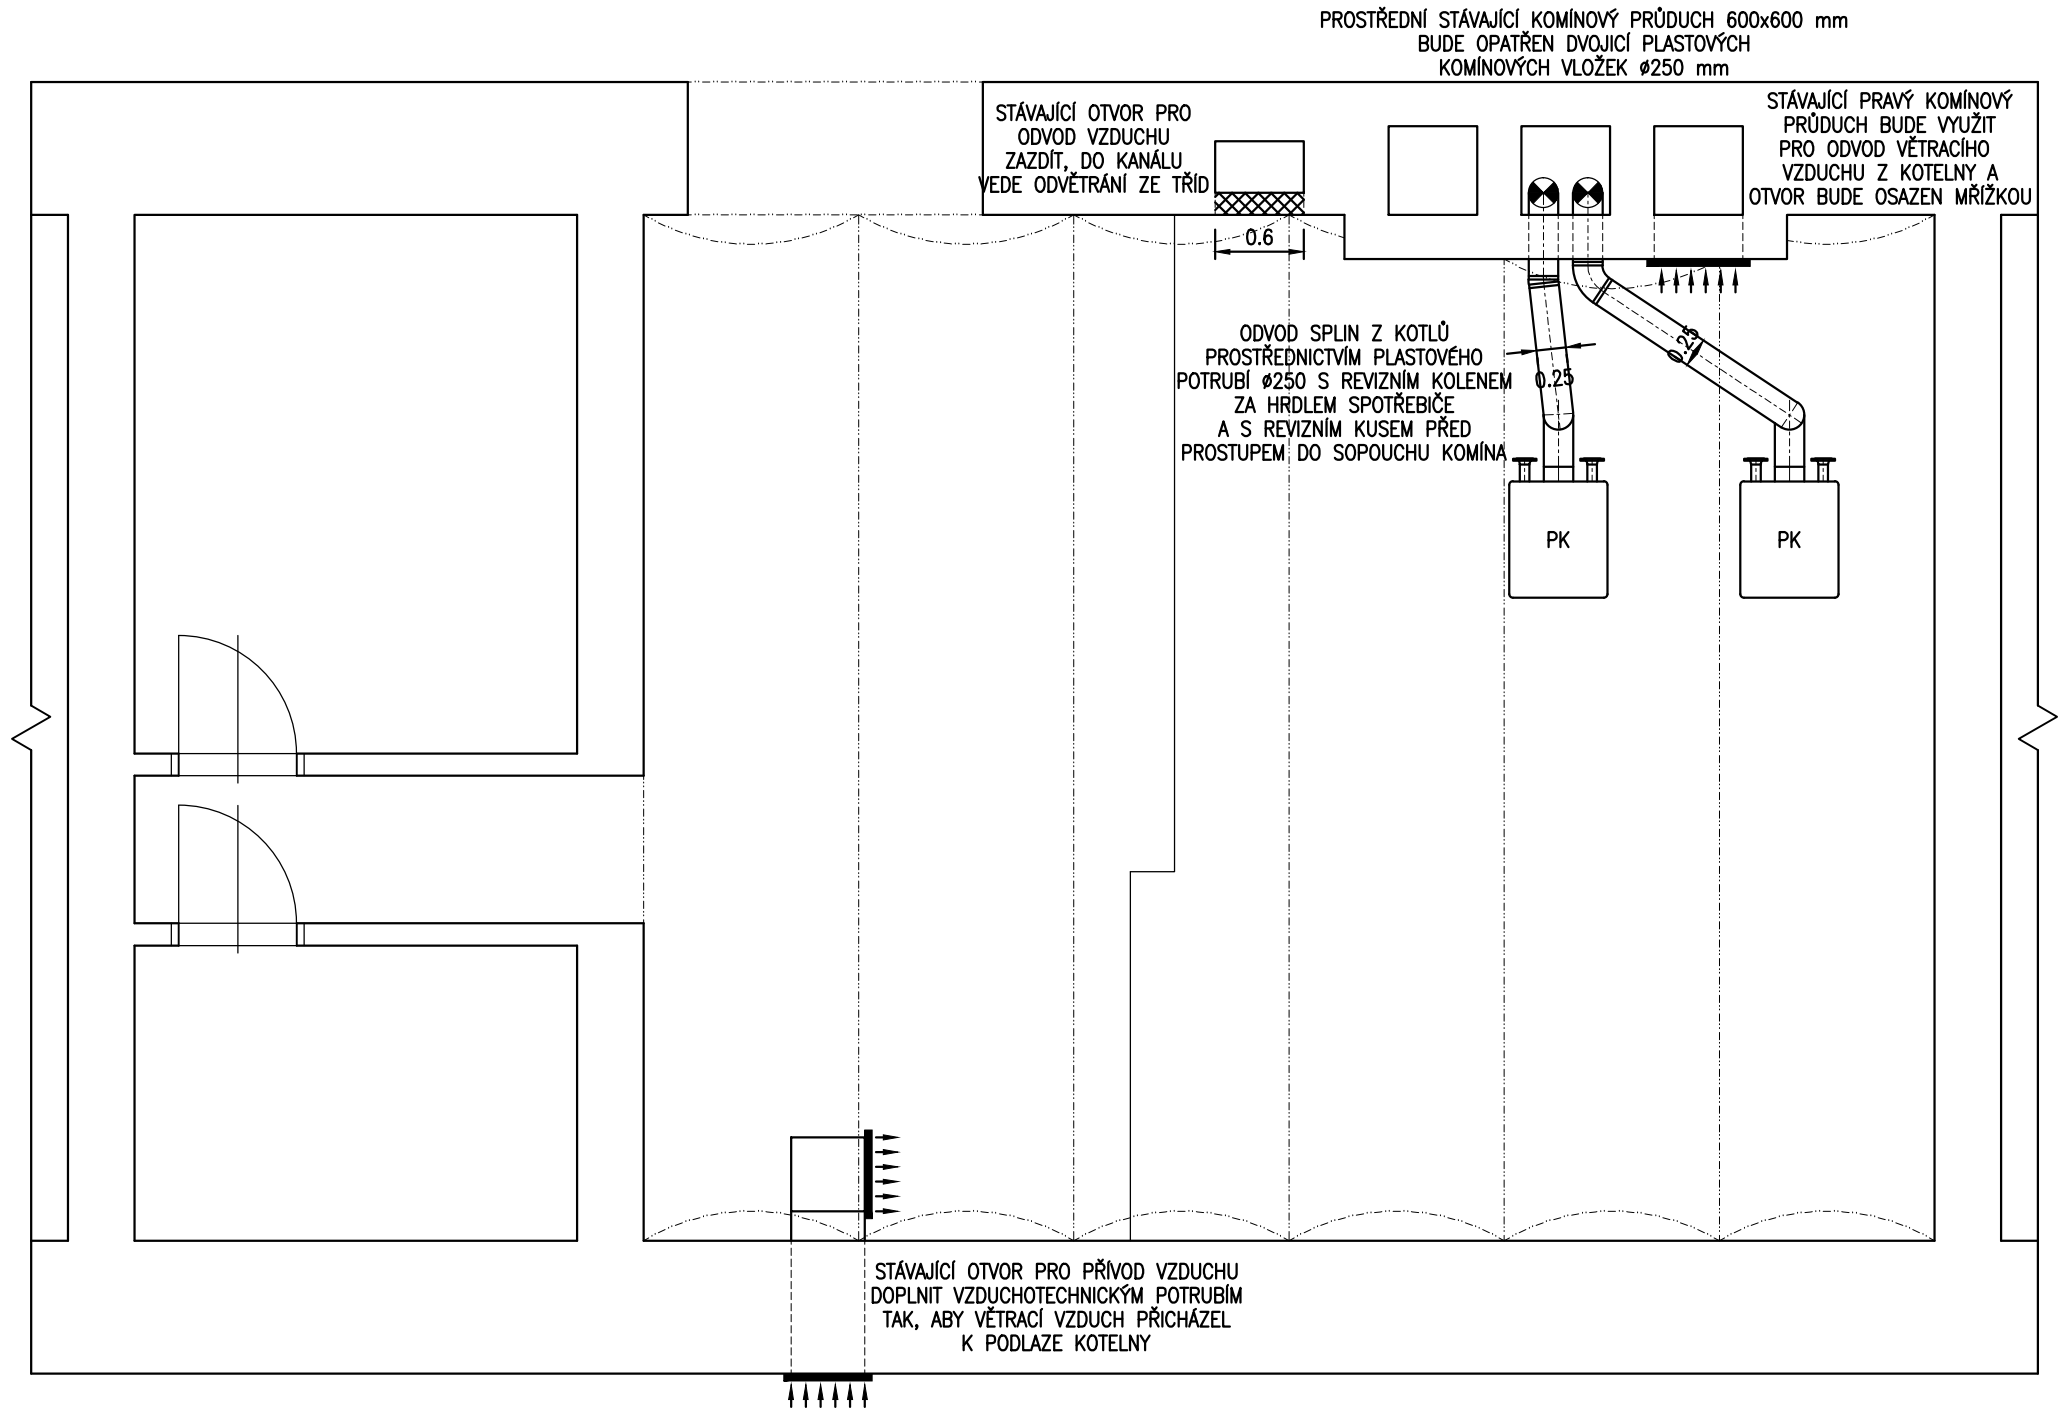

LEGENDA :

PK STACIONÁRNÍ PLYNOVÝ NEREZOVÝ KONDENZAČNÍ KOTEL 48.25 – 209,29 kW

Karel Matoušek, Josefa Hory 1858/12, 415 01 Teplice			
Vypracoval : Karel Matoušek		Odpovědný projektant : Karel Matoušek	
IČO 402 35 564	Název akce :	Datum : 12/2025	
	REKONSTRUKCE KOTELNY GYMNÁZIA PODĚBRADOVA 661, LOUNY	Měřítko : 1 : 50	
	Část : D.1.2.3 TPS – PLYNOVÁ ODBĚRNÁ ZAŘÍZENÍ	Formát : 2xA4	Stupeň: DPS
	Obsah : VĚTRÁNÍ A ODVOD SPALIN – PŮDORYS		
Objednatel : MĚSTO LOUNY, MÍROVÉ NÁMĚSTÍ 35, 440 01 LOUNY		Číslo výkresu : D.1.2.3.4	